


SITUACE M 1:200

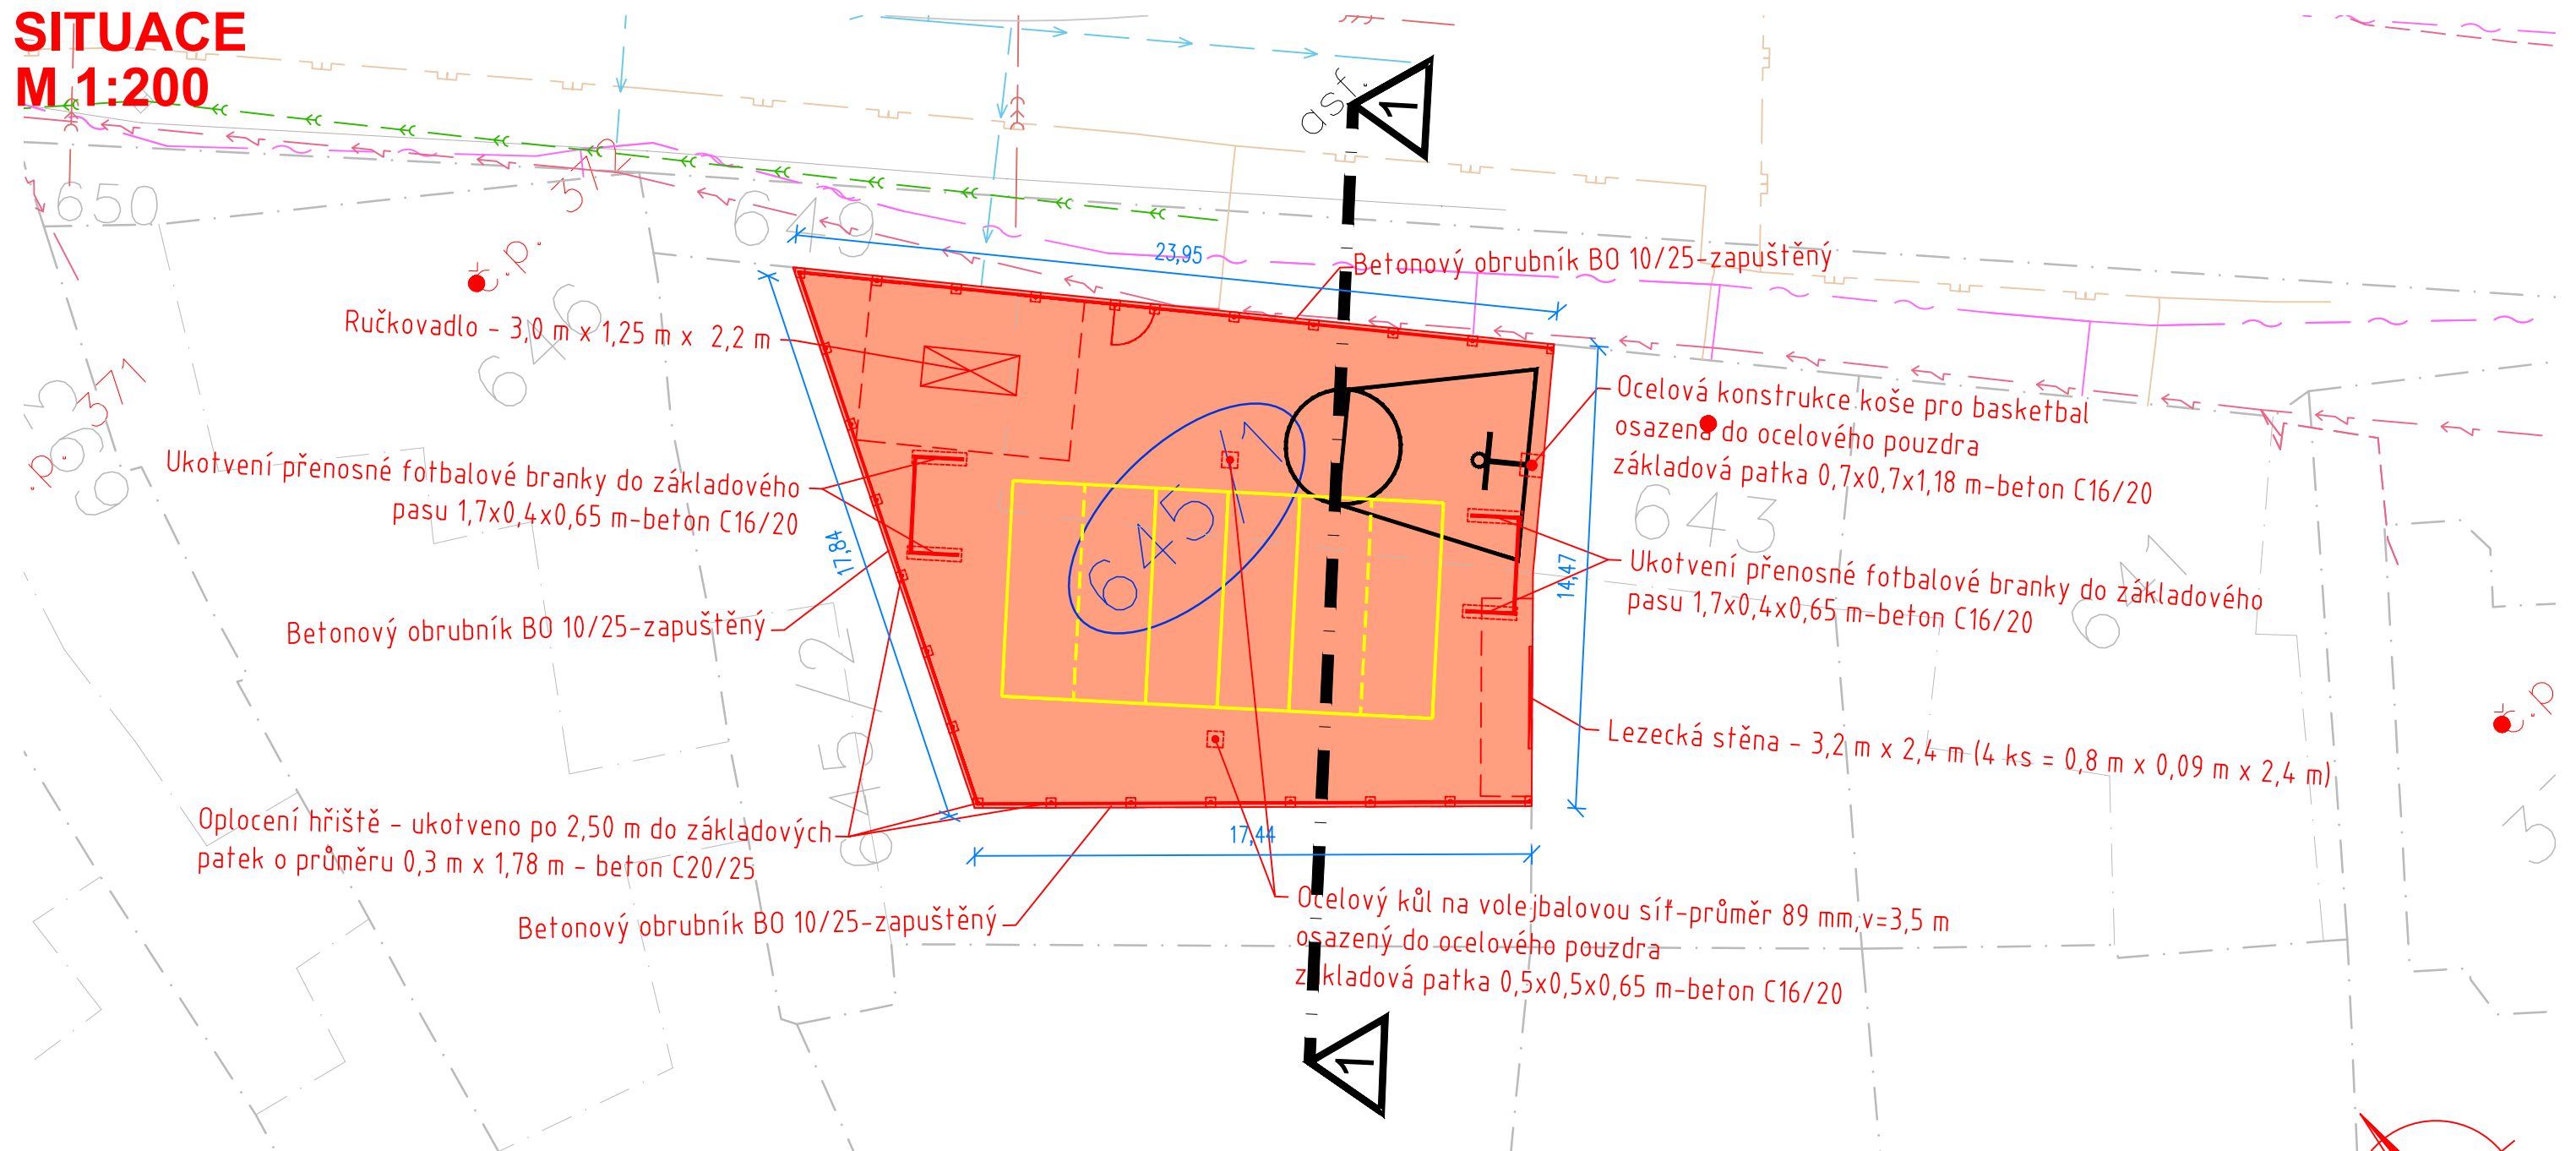

LEGENDA INŽENÝRSKÝCH SÍTÍ:

stav návrh

	KANALIZACE-SPLAŠKOVÁ
	KANALIZACE-DEŠŤOVÁ
	VODOVOD
	PLYNOVOD
	DISTRIB. ROZVOD VN-VZDUŠNÝ
	DISTRIB. ROZVOD VN-ZEMNÍ
	DISTRIB. ROZVOD NN-VZDUŠNÝ
	DISTRIB. ROZVOD NN-ZEMNÍ
	ROZVOD VO-ZEMNÍ
	SDĚLOVACÍ KABELY
	HRANICE PARCEL-DLE KN
	OBVOD STAVENIŠTĚ

LEGENDA PLOCH:

stav návrh

UMĚLÝ VODOPRUPSTNÝ ODPRUŽENÝ TARTAN TYPU EPDM

SOUŘADNICOVÝ SYSTÉM: JTSK
VÝŠKOVÝ SYSTÉM: balt p.v.
POLOHA STÁVAJÍCÍCH INŽENÝRSKÝCH SÍTÍ JE INFORMATIVNÍ

VYPRACOVAL:	ZODP.PROJEKT.	KRESLIL:	VED.PROJEKCE	NELL PROJEKT s. r. o. Zarání 428 760 01 Zlín	
Ing.Iva Podhorná	Ing. Karel Kuchař	Ing.Iva Podhorná	Zuzana Kuchařová		
KRAJ: OLOMOUCKÝ		KAT. Ú.: LAŠTANY		FORMÁT	2xA4
STAVEBNÍK: OBEC BĚLKOVICE-LAŠTANY				DATUM	12/2020
AKCE: VÍCEÚČELOVÉ HŘIŠTĚ U ZŠ, BĚLKOVICE-LAŠTANY				STUPEŇ	DUR,DSP A DPS
				ZAKÁZK. ČÍSLO	
OBSAH: SITUACE				MĚŘÍTKO: 1:200	ČÍSLO VÝKRESU D.1.

LEGENDA OBJEKTŮ:

stav návrh

1	RODINNÉ DOMY
	OZNAČENÍ DOTČENÝCH POZEMKŮ STAVBOU

